


INTENZIFIKACE ČOV STŘEDOKLUKY


291.70

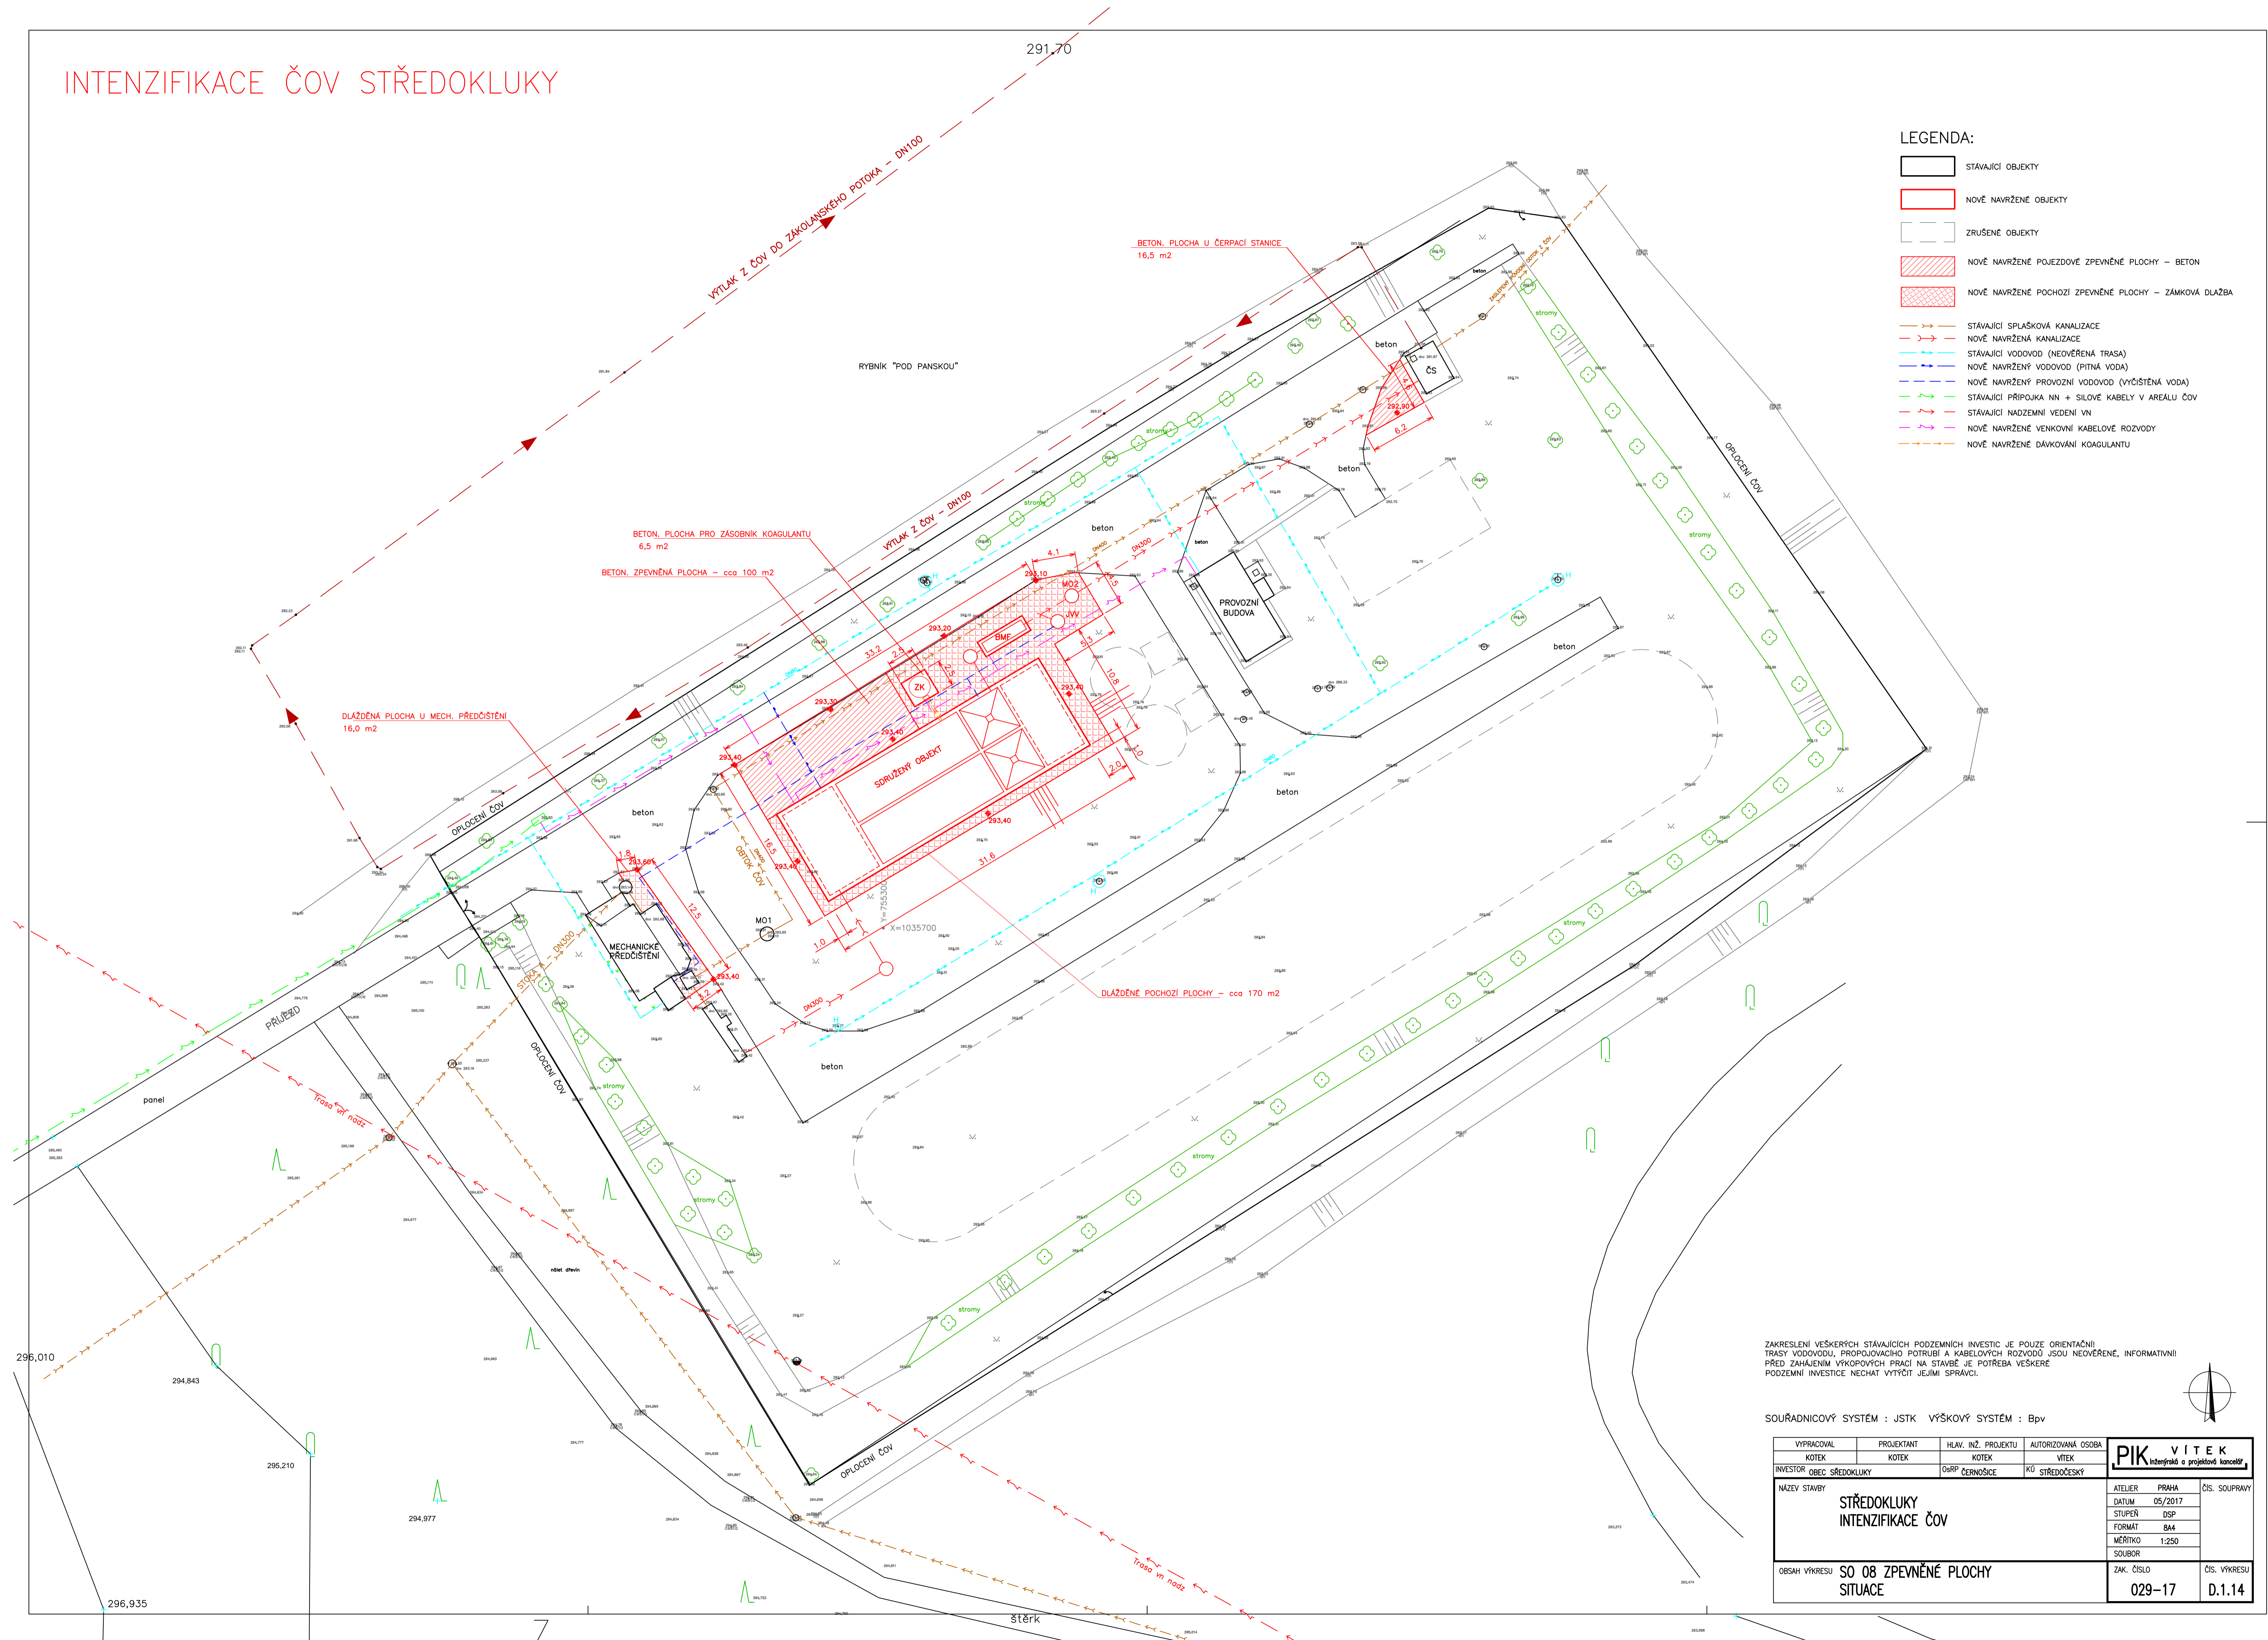

LEGENDA:

- STÁVAJÍCÍ OBJEKTY
- NOVĚ NAVRŽENÉ OBJEKTY
- ZRUŠENÉ OBJEKTY
- NOVĚ NAVRŽENÉ POJEZDOVÉ ZPEVNĚNÉ PLOCHY - BETON
- NOVĚ NAVRŽENÉ POCHOZÍ ZPEVNĚNÉ PLOCHY - ZÁMKOVÁ DLAŽBA
- STÁVAJÍCÍ SPLÁŠKOVÁ KANALIZACE
- NOVĚ NAVRŽENÁ KANALIZACE
- STÁVAJÍCÍ VODOVOD (NEOVĚŘENÁ TRASA)
- NOVĚ NAVRŽENÝ VODOVOD (PITNÁ VODA)
- NOVĚ NAVRŽENÝ PROVOZNI VODOVOD (VYČIŠTĚNÁ VODA)
- STÁVAJÍCÍ PŘÍPOJKA NN + SILOVÉ KABELY V AREÁLU ČOV
- STÁVAJÍCÍ NADZEMNÍ VEDENÍ VN
- NOVĚ NAVRŽENÉ VENKOVNÍ KABELOVÉ ROZVODY
- NOVĚ NAVRŽENÉ DÁVKOVÁNÍ KOAGULANTU

ZAKRESLENÍ VEŠKERYCH STÁVAJÍCÍCH PODZEMNÍCH INVESTIC JE POUZE ORIENTAČNÍ!
 TRASY VODOVODŮ, PŘIPOJOVACÍHO POTRUBÍ A KABELOVÝCH ROZVODŮ JSOU NEOVĚŘENÉ, INFORMATIVNÍ!
 PŘED ZAHÁJENÍM VÝKOPOVÝCH PRACÍ NA STAVBĚ JE POTŘEBA VEŠKERÉ
 PODZEMNÍ INVESTICE NECHAT VYTÝČIT JEJÍMI SPRÁVCI.

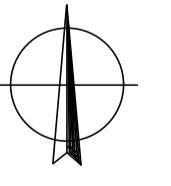

SOURADNICOVÝ SYSTÉM : JSTK VÝŠKOVÝ SYSTÉM : Bpv

| | | | |
|---------------|----------------------------------|---------------------|--------------------|
| VYPRACOVAL | PROJEKTANT | HLAV. INŽ. PROJEKTU | AUTORIZOVANÁ OSOBA |
| KOTEK | KOTEK | KOTEK | VÍTEK |
| INVESTOR | OBČ. SŘEDOKLUKY | OBČ. ČERNOSICE | KÚ STŘEDOCESKÝ |
| NÁZEV STAVBY | STŘEDOKLUKY INTENZIFIKACE ČOV | | |
| ATELIER | PRÁHA | ČÍS. SOUPRAVY | |
| DATUM | 05/2017 | | |
| STUPEŇ | DSP | | |
| FORMÁT | A4 | | |
| MĚŘÍTKO | 1:250 | | |
| SOUBOR | | | |
| OBŠAH VÝKRESU | SO 08 ZPEVNĚNÉ PLOCHY SITUACE | ZAK. ČÍSLO | ČÍS. VÝKRESU |
| | | 029-17 | D.1.14 |