


INTENZIFIKACE ČOV STŘEDOKLUKY

291,70

VYTUK Z ČOV DO ZÁKOLANSKÉHO POTOKA - DN100

RYBNÍK "POD PANSKOU"

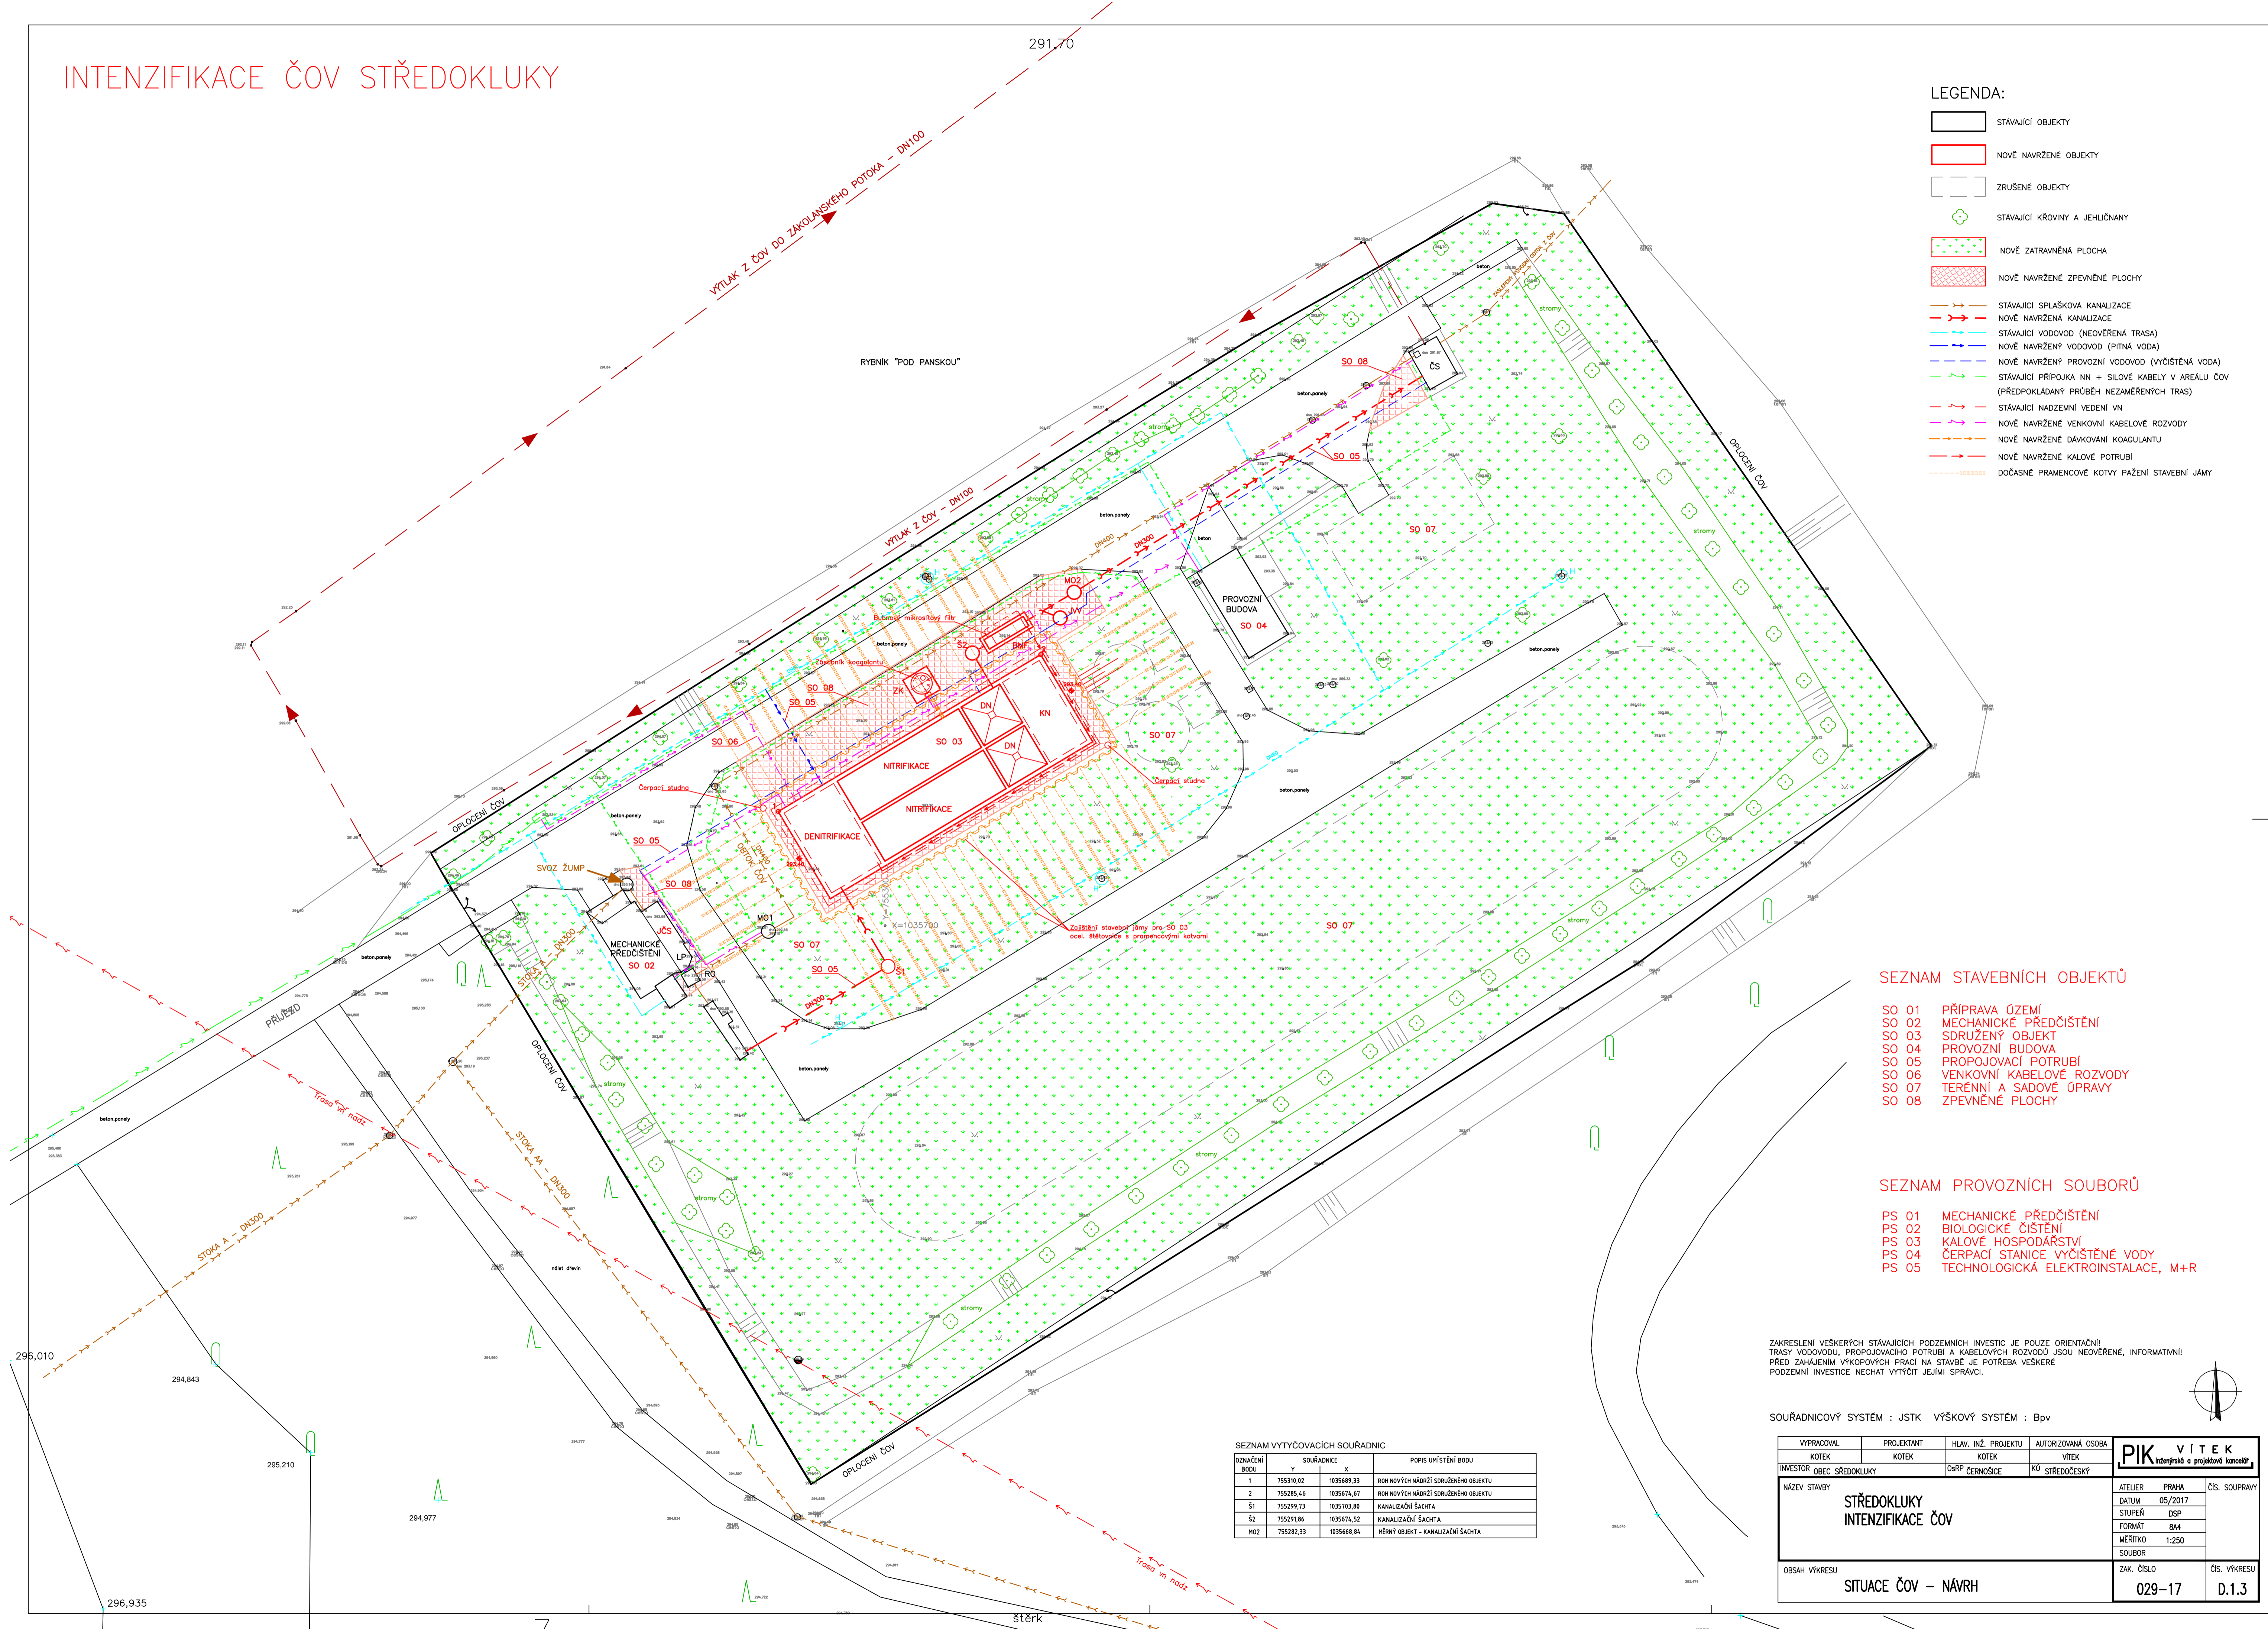

- LEGENDA:**
- STÁVAJÍCÍ OBJEKTY
 - NOVĚ NAVRŽENÉ OBJEKTY
 - ZRUŠENÉ OBJEKTY
 - ⊕ STÁVAJÍCÍ KŘOVINY A JEHLIČNANY
 - NOVĚ ZATRAVNĚNÁ PLOCHA
 - NOVĚ NAVRŽENÉ ZPEVNĚNÉ PLOCHY
 - STÁVAJÍCÍ SPLAŠKOVÁ KANALIZACE
 - NOVĚ NAVRŽENÁ KANALIZACE
 - STÁVAJÍCÍ VODOVOD (NEOVĚŘENÁ TRASA)
 - NOVĚ NAVRŽENÝ VODOVOD (PITNÁ VODA)
 - NOVĚ NAVRŽENÝ PROVOZNÍ VODOVOD (VYČIŠTĚNÁ VODA)
 - STÁVAJÍCÍ PŘÍPOJKA NN + SILOVÉ KABELY V AREÁLU ČOV (PŘEDPOKLÁDANÝ PRŮBĚH NEZAMĚŘENÝCH TRAS)
 - STÁVAJÍCÍ NAZEMNÍ VEDENÍ VN
 - NOVĚ NAVRŽENÉ VENKOVNÍ KABELOVÉ ROZVODY
 - NOVĚ NAVRŽENÉ DÁVKOVÁNÍ KOAGULANTU
 - NOVĚ NAVRŽENÉ KALOVÉ POTRUBÍ
 - DOČASNÉ PRAMENCOVÉ KOTVY PAŽENÍ STAVEBNÍ JÁMY


SEZNAM STAVEBNÍCH OBJEKTŮ

- SO 01 PŘÍPRAVA ÚZEMÍ
- SO 02 MECHANICKÉ PŘEDČIŠTĚNÍ
- SO 03 SDRUŽENÝ OBJEKT
- SO 04 PROVOZNÍ BUDOVA
- SO 05 PROPOJOVACÍ POTRUBÍ
- SO 06 VENKOVNÍ KABELOVÉ ROZVODY
- SO 07 TERÉNNÍ A SADOVÉ ÚPRAVY
- SO 08 ZPEVNĚNÉ PLOCHY

SEZNAM PROVOZNÍCH SOUBORŮ

- PS 01 MECHANICKÉ PŘEDČIŠTĚNÍ
- PS 02 BIOLOGICKÉ ČIŠTĚNÍ
- PS 03 KALOVÉ HOSPODÁŘSTVÍ
- PS 04 ČERPAČÍ STANICE VYČIŠTĚNÉ VODY
- PS 05 TECHNOLOGICKÁ ELEKTROINSTALACE, M+R

ZAKRESLENÍ VEŠKERÝCH STÁVAJÍCÍCH PODZEMNÍCH INVESTIC JE POUZE ORIENTAČNÍ. TRASY VODOVODŮ, PROPOJOVACÍHO POTRUBÍ A KABELOVÝCH ROZVODŮ JSOU NEOVĚŘENÉ, INFORMATIVNÍ. PŘED ZAHÁJENÍM VÝKOPOVÝCH PRACÍ NA STAVBĚ JE POTŘEBA VEŠKERÉ PODZEMNÍ INVESTICE NECHAT VYTÝČIT JEJÍMI SPRÁVCI.

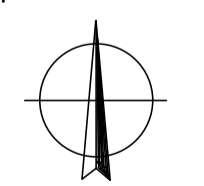

SOUŘADNICOVÝ SYSTÉM : JSTK VÝŠKOVÝ SYSTÉM : Bpv

SEZNAM VYTÝČOVACÍCH SOUŘADNIC

ROZMĚRNÝ BOD	Y	X	POPIS UMÍSTĚNÍ BODU
1	755310,02	1035689,33	ROH NOVÝCH NÁDRŽÍ SORUŽENÉHO OBJEKTU
2	755285,46	1035671,67	ROH NOVÝCH NÁDRŽÍ SORUŽENÉHO OBJEKTU
Š1	755299,73	1035703,80	KANALIZAČNÍ ŠÁCHTA
Š2	755291,86	1035671,52	KANALIZAČNÍ ŠÁCHTA
M02	755282,33	1035668,84	MĚNÝ OBJEKT - KANALIZAČNÍ ŠÁCHTA

VYPRACOVAL KOTEK	PROJEKTANT KOTEK	HLAV. INŽ. PROJEKTU KOTEK	AUTORIZOVANÁ OSOBA VÍTEK	PIK VÍTEK <i>inženýrská a projektová kancelář</i>
INVESTOR OBEC STŘEDOKLUKY		OPR. ČERNOŠICE	KÚ STŘEDOČESKÝ	
NÁZEV STAVBY STŘEDOKLUKY INTENZIFIKACE ČOV				ATELER FRÁVA
				ČÍS. SOUPRAVY
				DATUM 05/2017
				STUPEŇ ESP
				FORMÁT B4
				MĚŘÍTKO 1:250
				SOUBOR
OBSAH VÝKRESU SITUACE ČOV - NÁVRH				ZAK. ČÍSLO 029-17
				ČÍS. VÝKRESU D.1.3

296,935

295,210

294,843

294,977

šterk