



# PŮDORYS

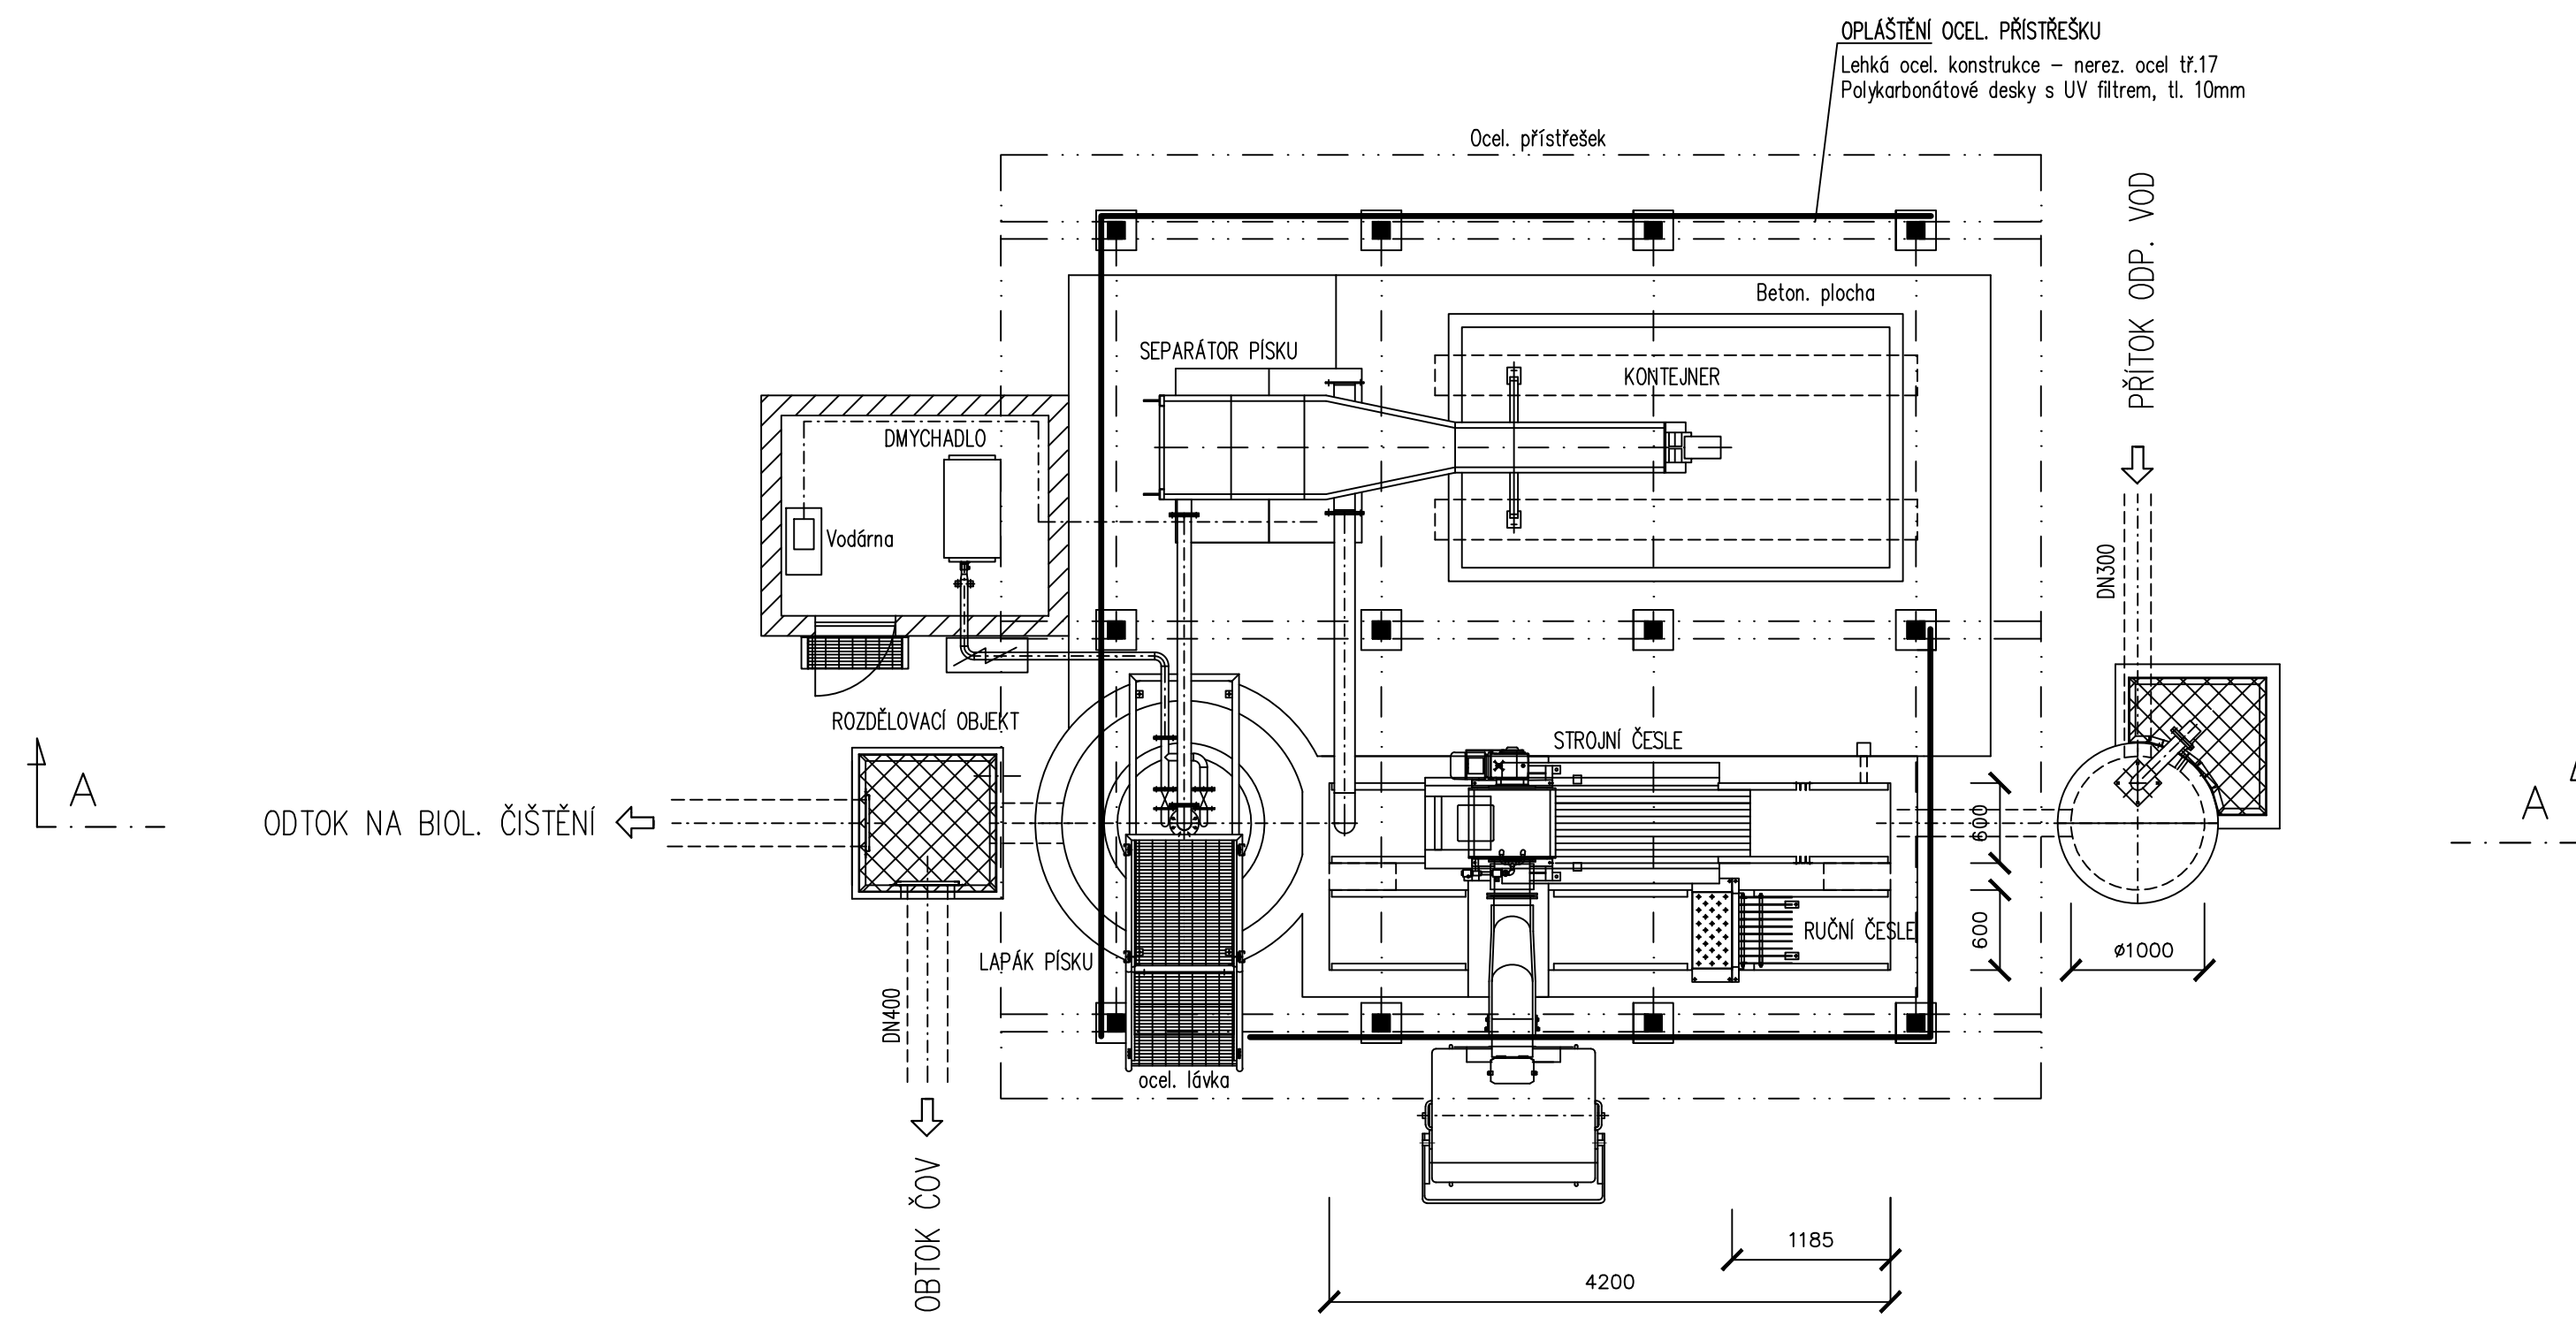

# ŘEZ A – A

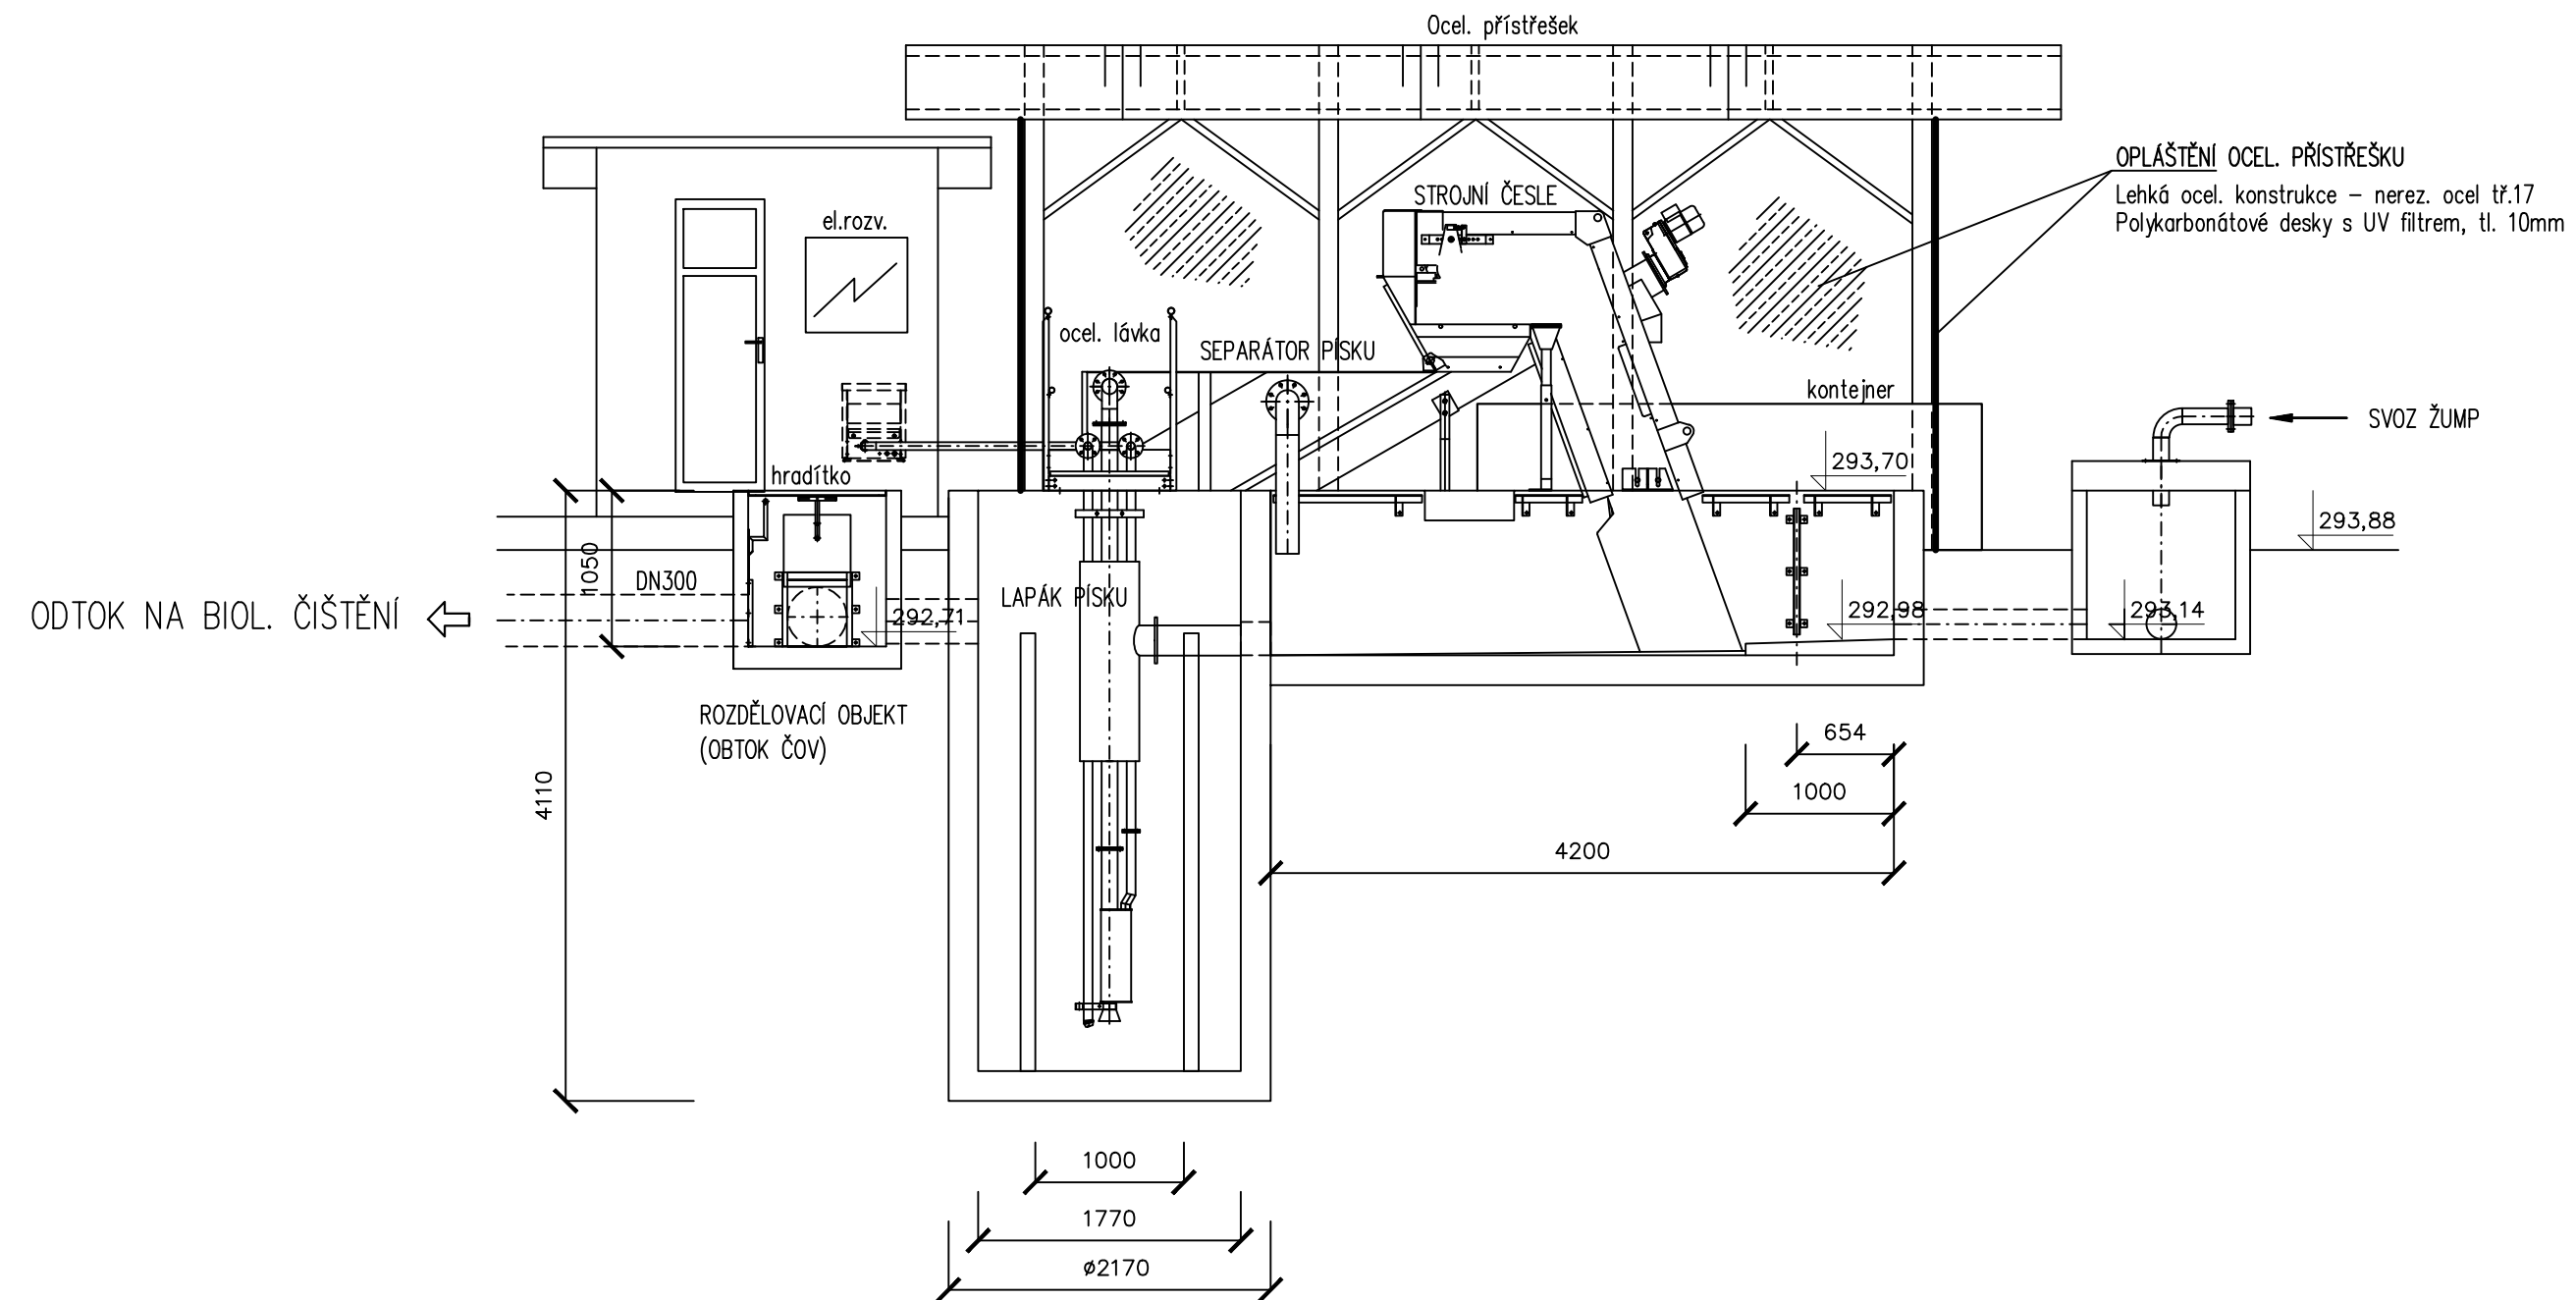

VYPRACOVAL KOTEK	PROJEKTANT KOTEK	HLAV. INŽ. PROJEKTU KOTEK	AUTORIZOVANÁ OSOBA VÍTEK	<b>PIK VÍTEK</b> Inženýrská a projektová kancelář
INVESTOR OBEC STŘEDOKLUKY	OsRP ČERNOŠICE	KÚ STŘEDOČESKÝ		
NÁZEV STAVBY <b>STŘEDOKLUKY                  INTENZIFIKACE ČOV</b>				ATELIER PRAHA DATUM 05/2017 STUPEŇ DSP FORMÁT 4 A4 MĚŘÍTKO 1:50 SOUBOR
OBSAH VÝKRESU <b>MECHANICKÉ PŘEDČIŠTĚNÍ</b>				ZAK. ČÍSLO <b>029-17</b> ČÍS. VÝKRESU <b>D.1.5</b>