



# PŮDORYS

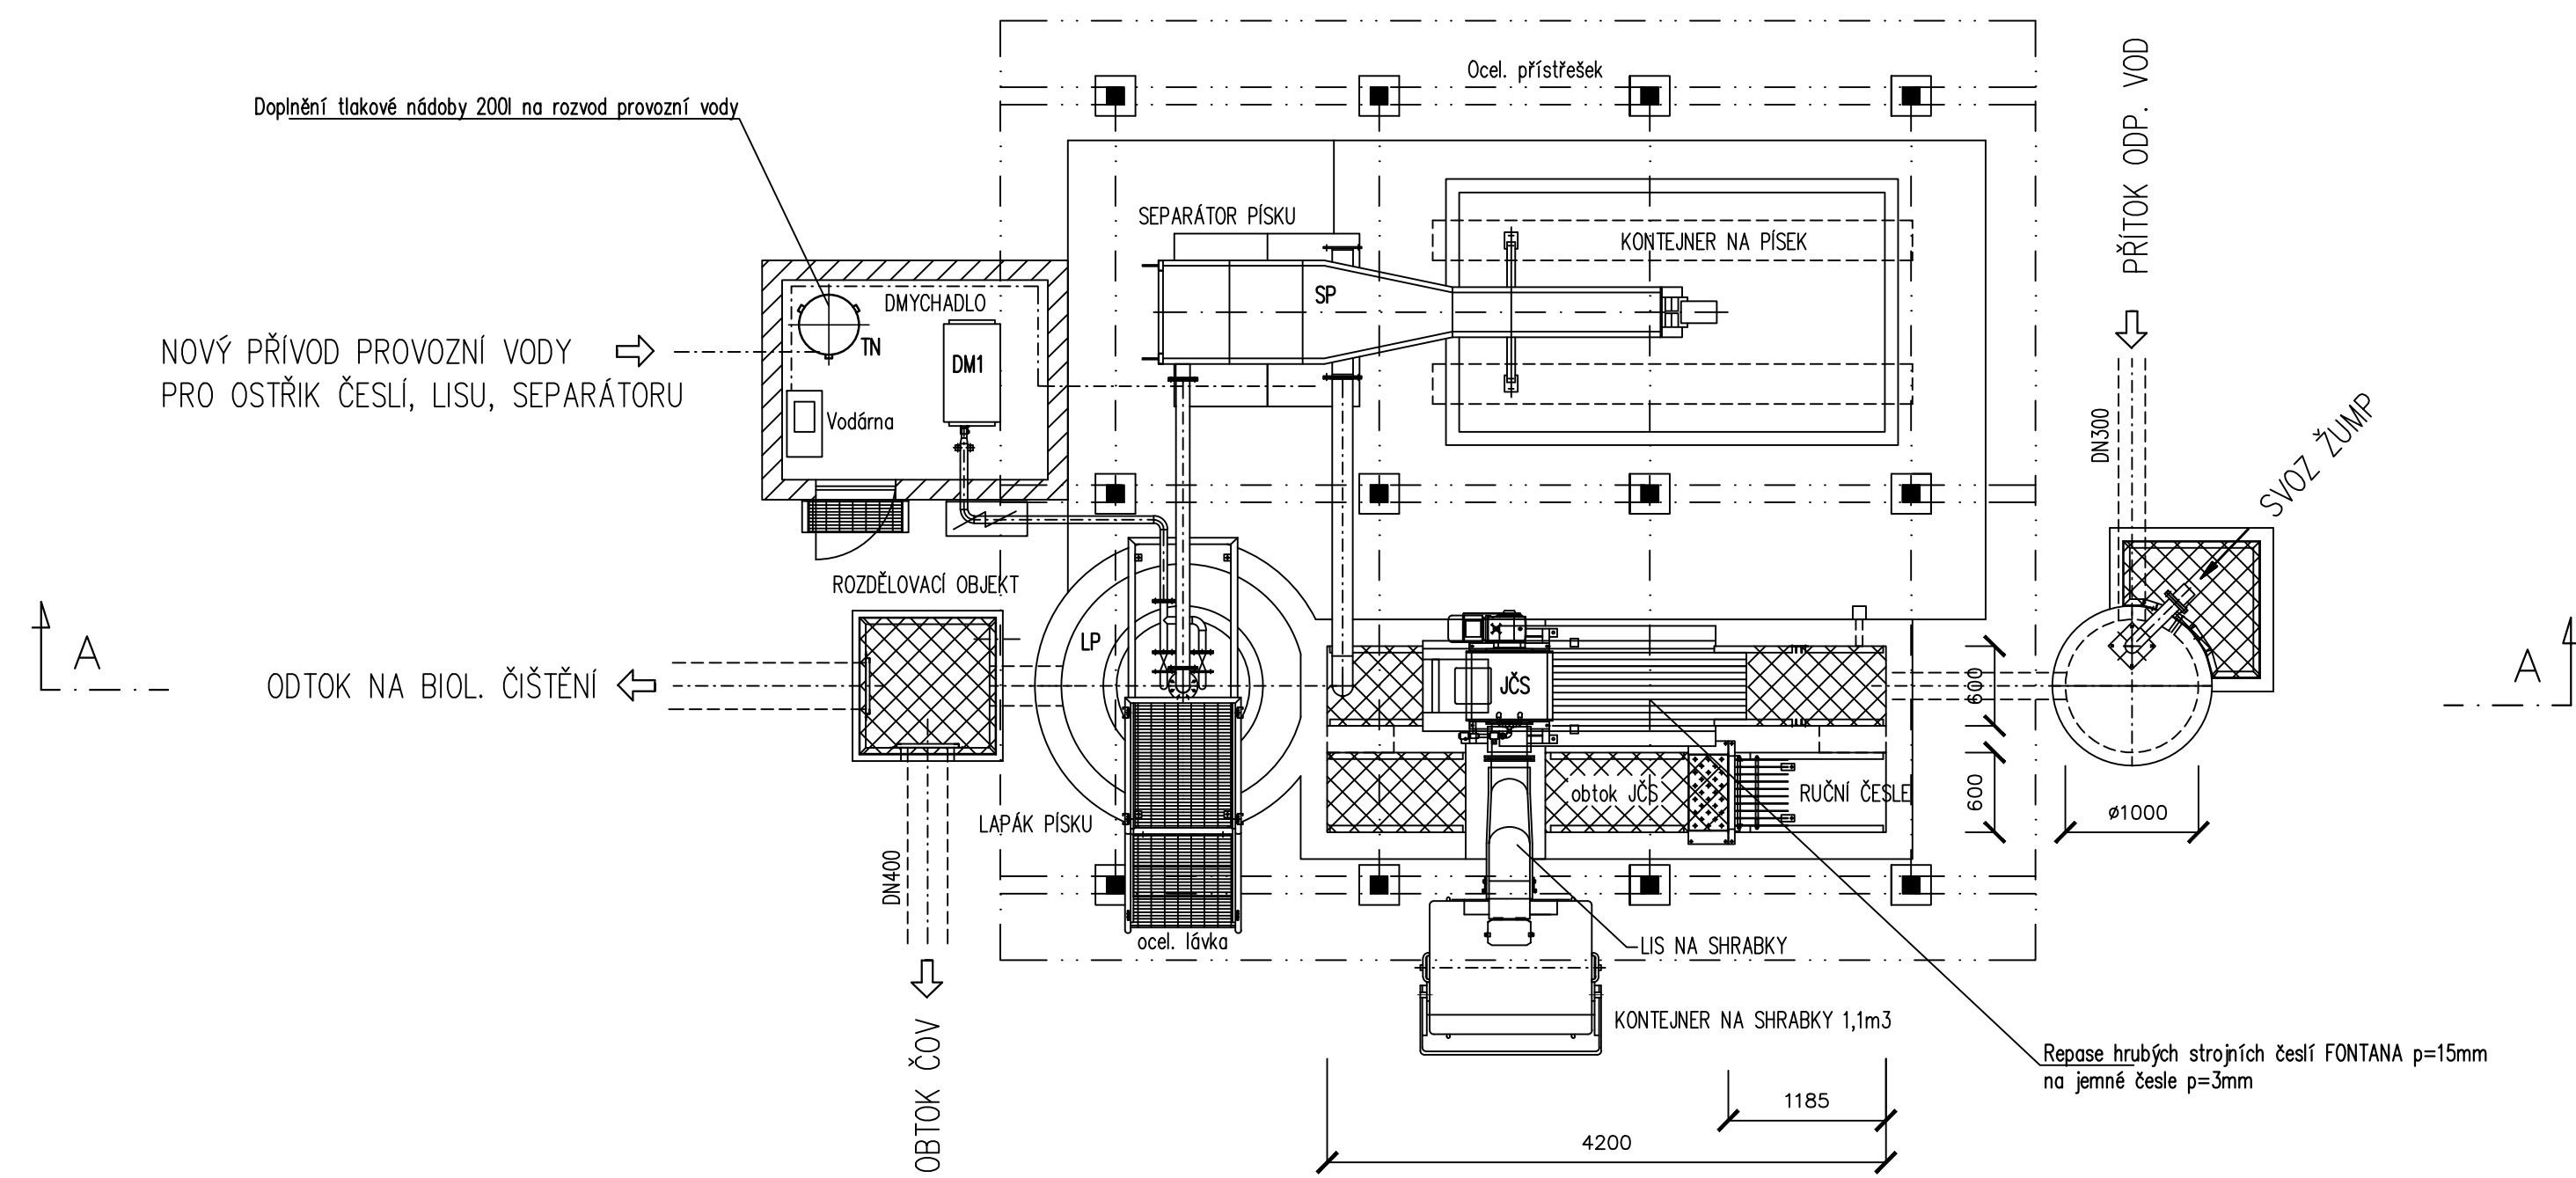

# ŘEZ A - A

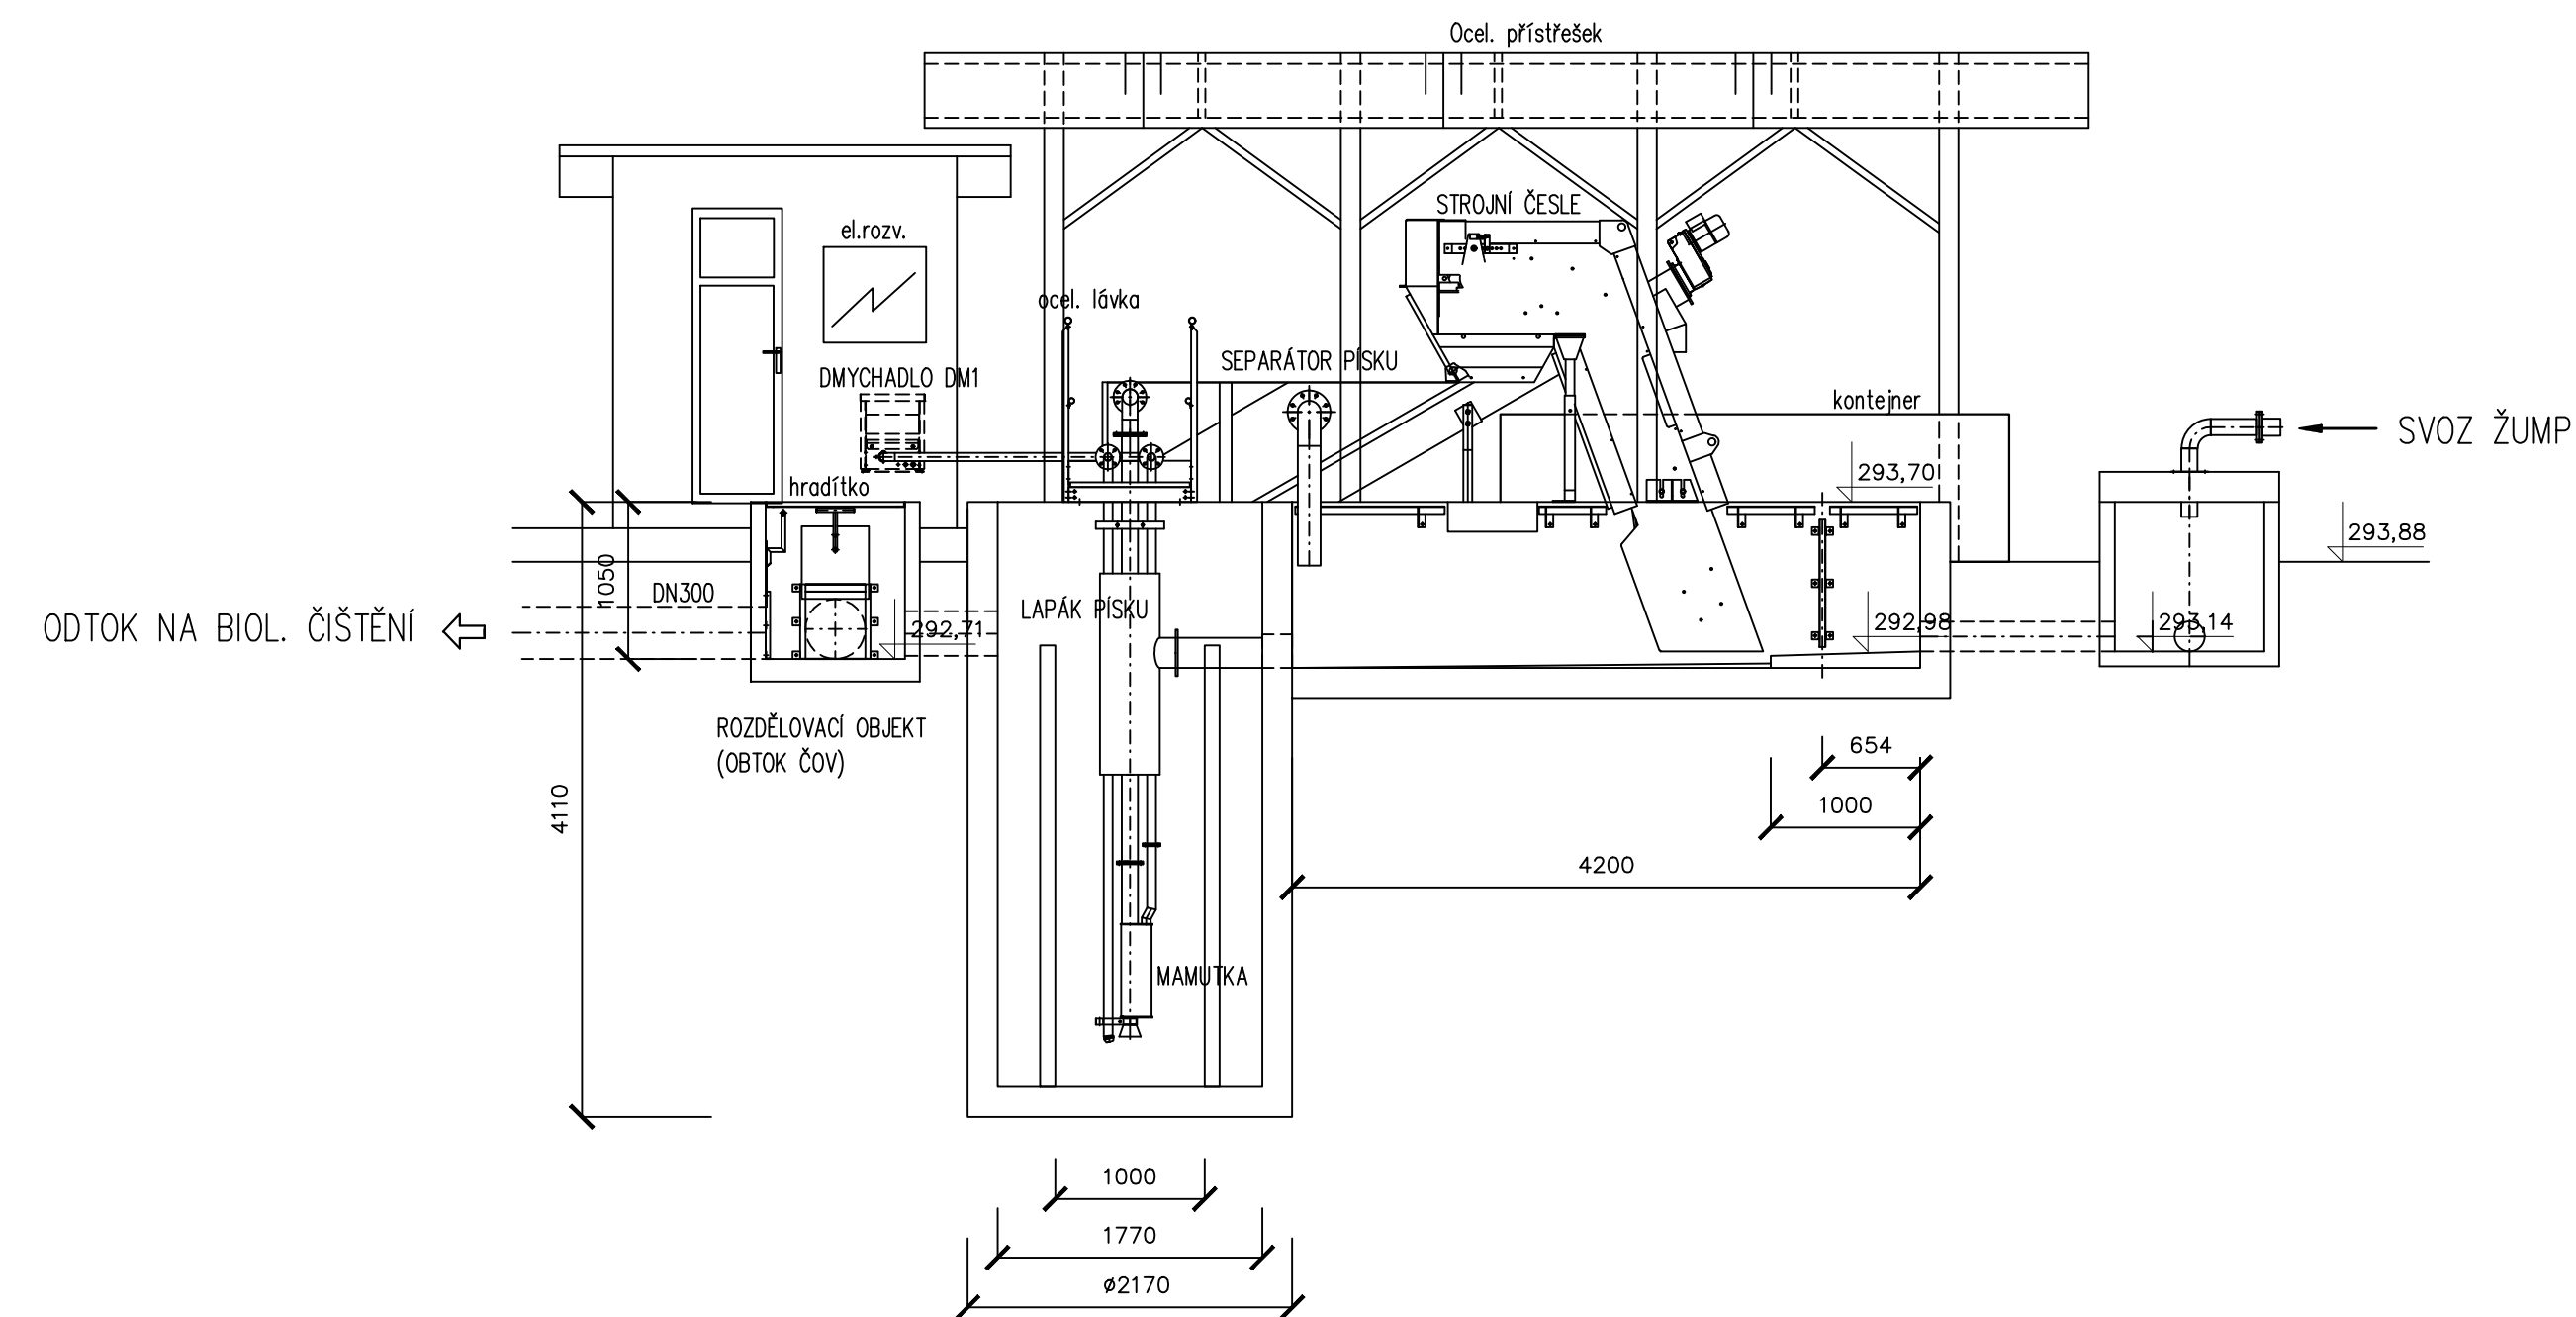

LEGENDA VIZ. TECHNOLOGICKÉ SCHÉMA ČOV

VYPRACOVAL KOTEK	PROJEKTANT KOTEK	HLAV. INŽ. PROJEKTU KOTEK	AUTORIZOVANÁ OSOBA VÍTEK	<b>PIK VÍTEK</b> <small>Inženýrská a projektová kancelář</small>	
INVESTOR OBEC STŘEDOKLUKY	OsRP ČERNOŠICE	KÚ STŘEDOČESKÝ			
NÁZEV STAVBY <b>STŘEDOKLUKY INTENZIFIKACE ČOV</b>				ATELIER PRAHA	ČÍS. SOUPRAVY
				DATUM 05/2017	
				STUPEŇ DSP	
				FORMÁT 4 A4	
				MĚŘÍTKO 1:50	ČÍS. VÝKRESU
				SOUBOR	
OBSAH VÝKRESU <b>MECHANICKÉ PŘEDČIŠTĚNÍ</b>				ZAK. ČÍSLO <b>029-17</b>	<b>D.2.4</b>